

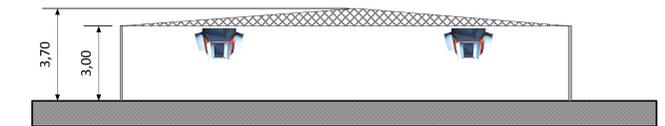
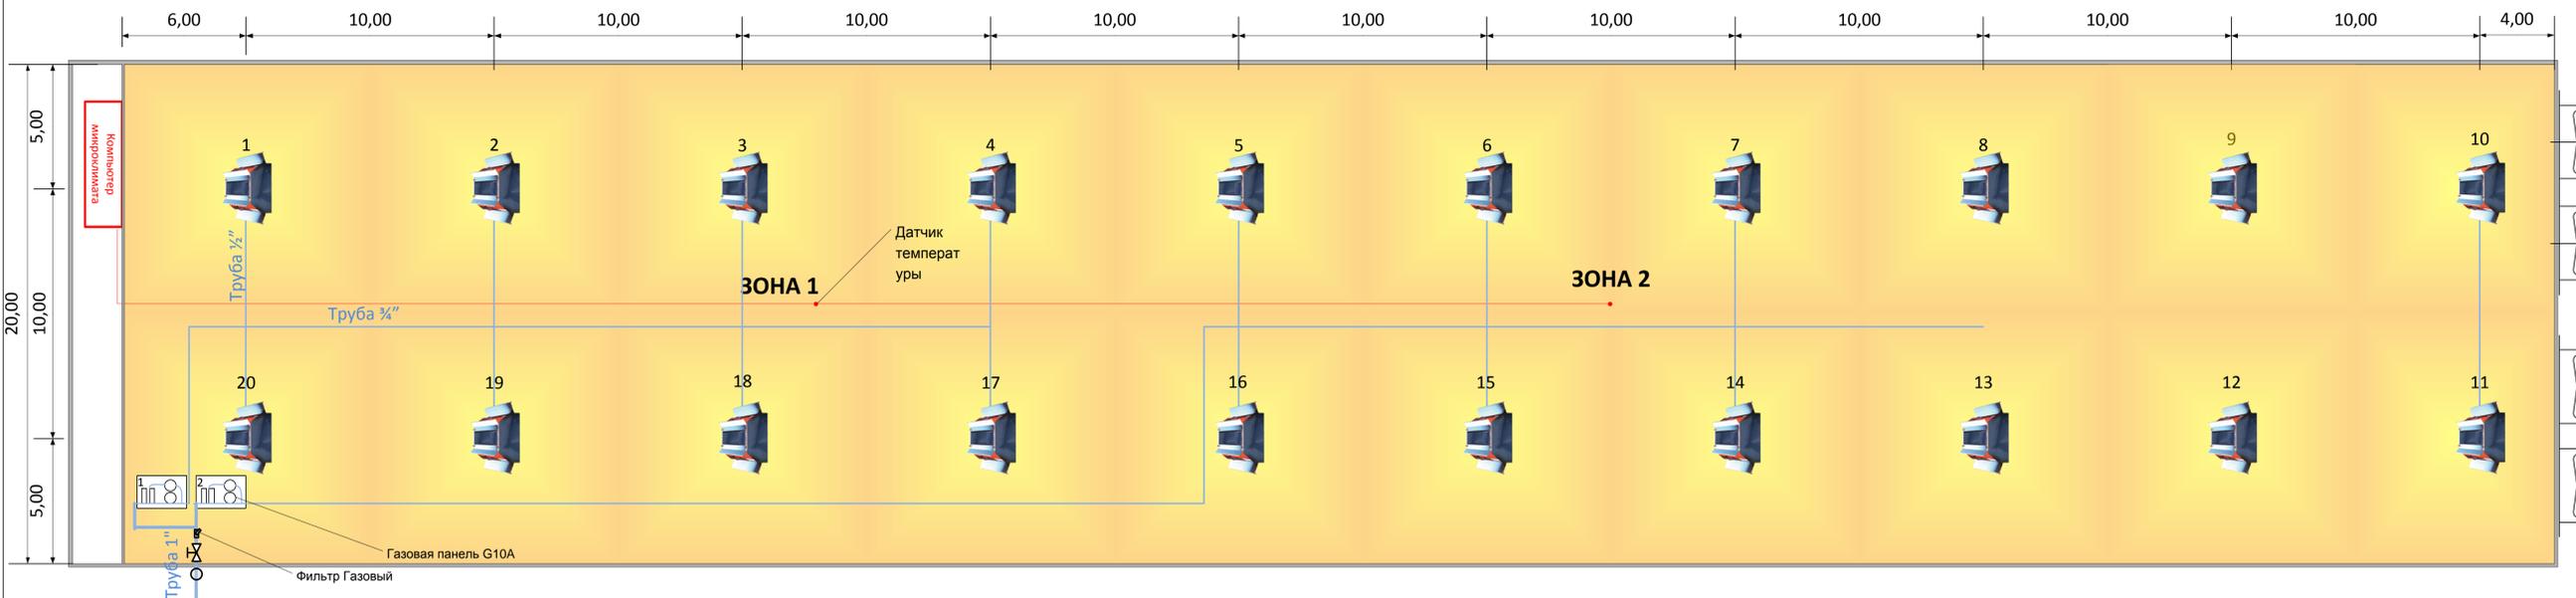


# Схема расположения отопительного оборудования «SBM»

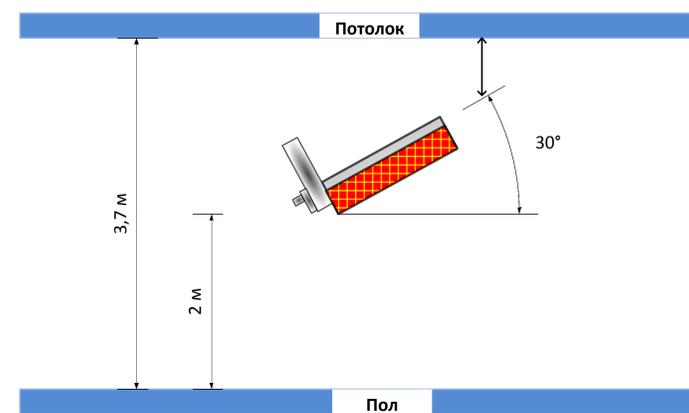

## ПОДКЛЮЧЕНИЕ ГОРЕЛОК

### СТАНДАРТНАЯ УСТАНОВКА

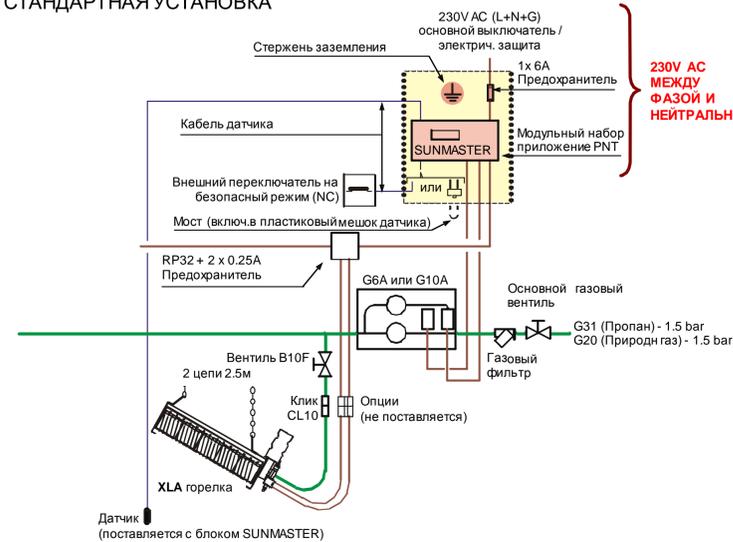

XLA 216 G20 1/2f UA



Мощность – 15 кВт  
Расход газа - 1,43 м3/час



Птичник

Температура +34 С на -24 С

ООО «АГРОМАРС»

Схема расположения 20 газовых керамических брудеров XLA 216

Размер 100 x 20	Масштаб 1:120	Номер документа	Версия 1
Лист 1 Из 1			